

Scala 1:50

Pozzetti - Scala 1:25

Condotta gres Ø 20

This technical drawing illustrates a cross-section of a window assembly. It shows a frame with a multi-pane glass unit. The drawing includes detailed views of the frame's internal structure, the sash, and the glass unit, with various components labeled with letters and numbers. The drawing is oriented horizontally, with the frame on the left and the sash on the right.

SEZIONE A-A

Technical drawing of the 'Cassa di protezione' (protection box) for the 'Sistema di protezione' (protection system). The drawing shows a cross-section of the box with dimensions: 80 cm width, 60 cm height, and 10 cm thickness. The box is made of 'prefabbricato in cls ROK 200' (prefabricated concrete). It features a 'Chiusura in ghisa' (cast iron closure) and a 'Serra in PVC con 103' (PVC clamp with 103). The box is labeled 'A' and 'B'.

SEZIONE STRADALE


SEZIONE STRADALE

2 Sifone in PVC - mm 160/200
 3 Pozzetto pesante prefabbricato in cls 60x60x60cm
 4 Curva in PVC - 45°
 5 Raccordo a Sella in Pvc tipo ITG 160C
 6 Chiusino in ghisa sf. classe D400
 7 Collettore fognario esistente
 8 Riempimento con sabbia o pietrischetto

PIANTA

1 Sifone in PVC - mm 160/200
 2 Pozzetto pesante prefabbricato in cls 60x60x60cm
 3 Curva in PVC - 45°
 4 Raccordo a Sella in Pvc tipo ITG 160C
 5 Chiusino in ghisa sf. classe D400
 6 Collettore fognario esistente
 7 Riempimento con sabbia o pietrischetto

	Condotta fognaria esistente
	Tubo in Gres Ø200
	Pozzetto di ispezione
	Allaccio tipo utenza con sifone e tubo in PVC Ø

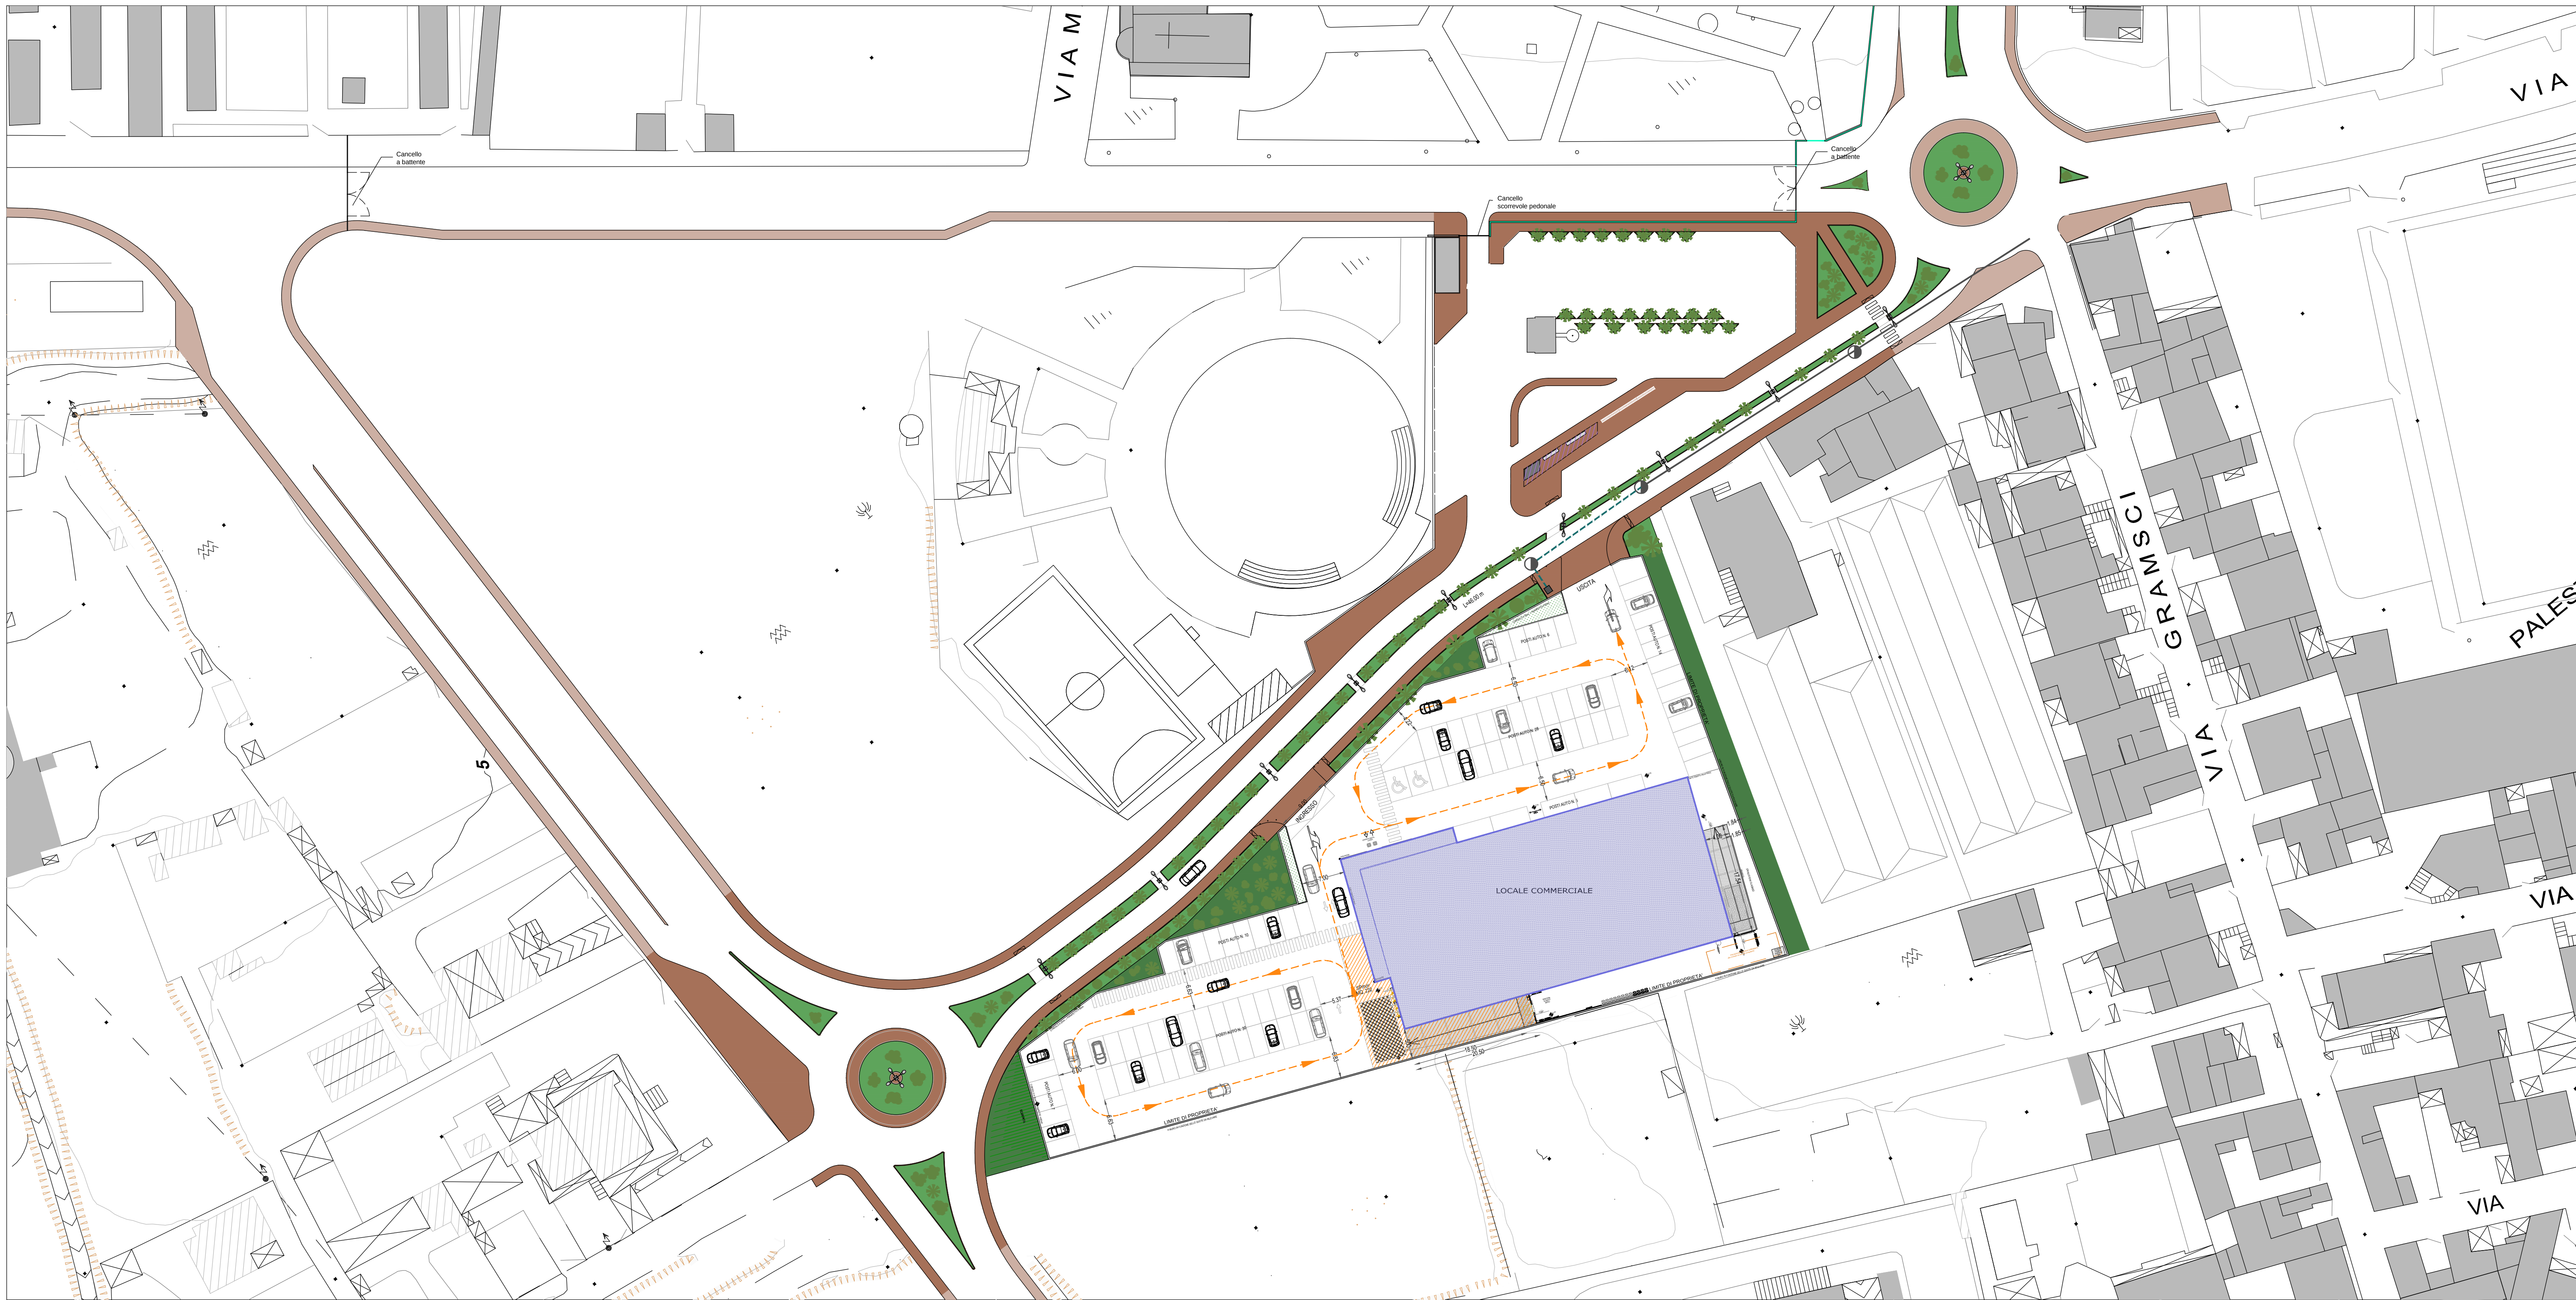

Invariata rispetto alla DCC n° 65 del 29.12.2014 (Adozione Accordo di Programma)

COMUNE ASSEMINI
PROVINCIA DI CAGLIARI

ACCORDO DI PROGRAMMA PUBBLICO-PRIVATO
 Ai sensi e per gli effetti di cui all'art. 28 e agli art. 20 e 21 della L.R.
 1/76 IN VARIANTE AGLI STRUMENTI URBANISTICI PER L'
 PIANIFICAZIONE URBANISTICA DELLA PIAZZA S.LUCIA, PIAZZALE C.
 CREMONA, DELL'AREA DISTINTA IN CATASTO AL FOGLIO 2
 E DI UNA MEDIA STRUTTURA DI VENDITA DA EDIFICARE IL
 PROSPICIENTE LA VIA GOBETTI.

PROGETTO OPERE PUBBLICHE

IBL COSTRUZIONI S.R.L.
 Via Caroforo, 60
 Cagliari
 p.iva 03460630925

PROGETTISTA
ING. MARIO DAL MOLIN
VIA CANELLES N.4 CAGLIARI
TEL. 070 673131
FAX 070 684642

Dicembre 2014 **B.4** IMPIANTO FOGNARI

IMPIANTO FOGNARI

stato di rilievo	
stato di progetto	
esterni	
interni	
calcoli	
illuminazione	
elettrico - pro	
emergenze	
Climatizzazione	
fumi	
antincendio	
sonoro	
telefonico - c	
allarme	
Inquadramen	
Piante	
Prospetti	
Sezioni	
Assonometric	
Adeg. L. 13/1	
Planivolumet	
Particolari	
2021	1: 4.00
	1: 2.00
	1: 1.00
	1: 20
	1: 10
	1: 5
	1: 2
Varie	

1: 4.00
1: 2.00
1: 1.00
1: 56
1: 20
1: 10
1: 5
1: 2
1: 1
Varie