



Rete di Illuminazione Pubblica

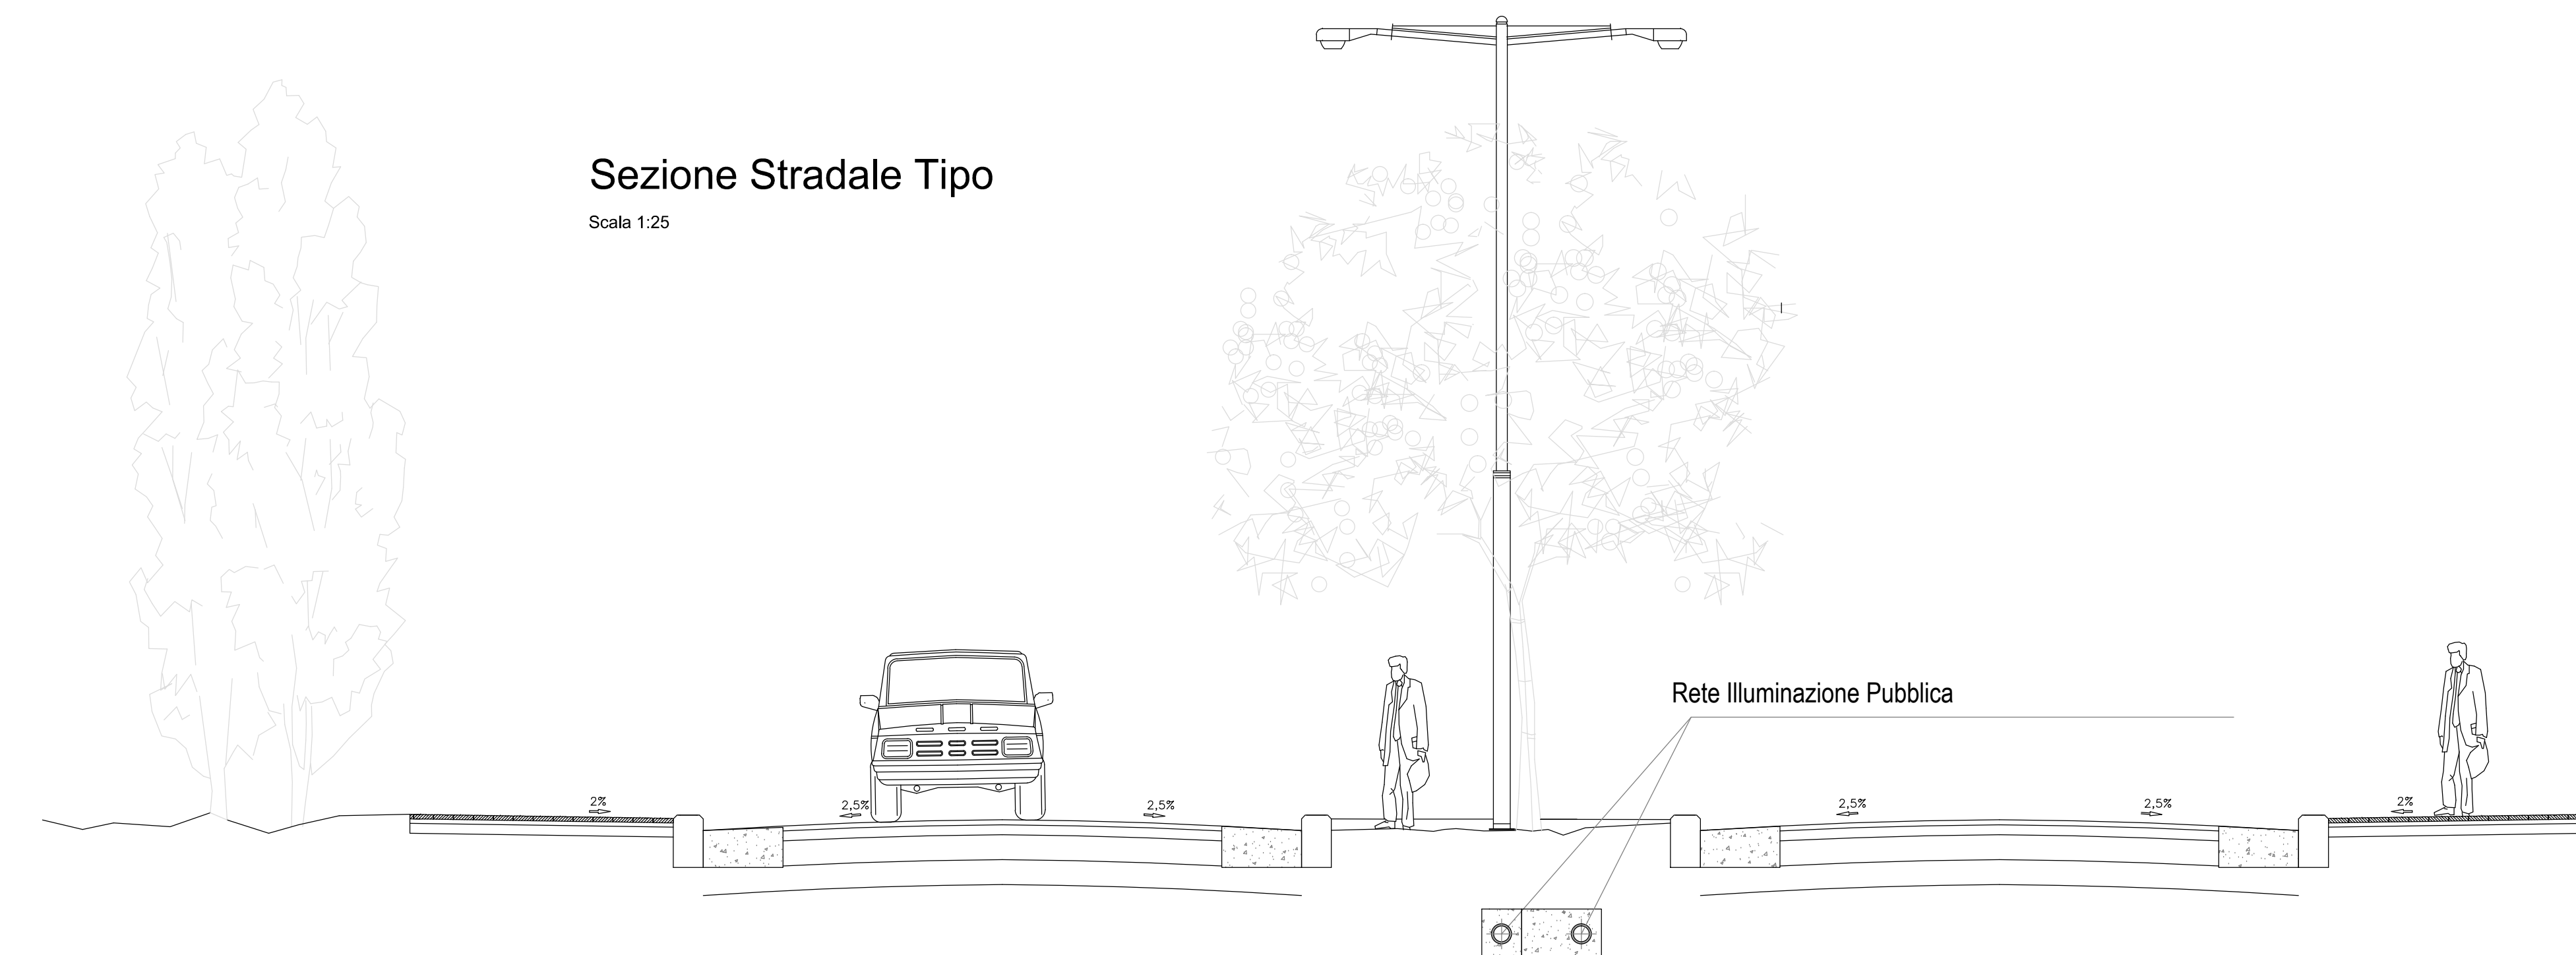

Particolari Costruttivi


Corpo illuminante AEC due VP da 150 W ai vapori di SAP - Scala 1:10

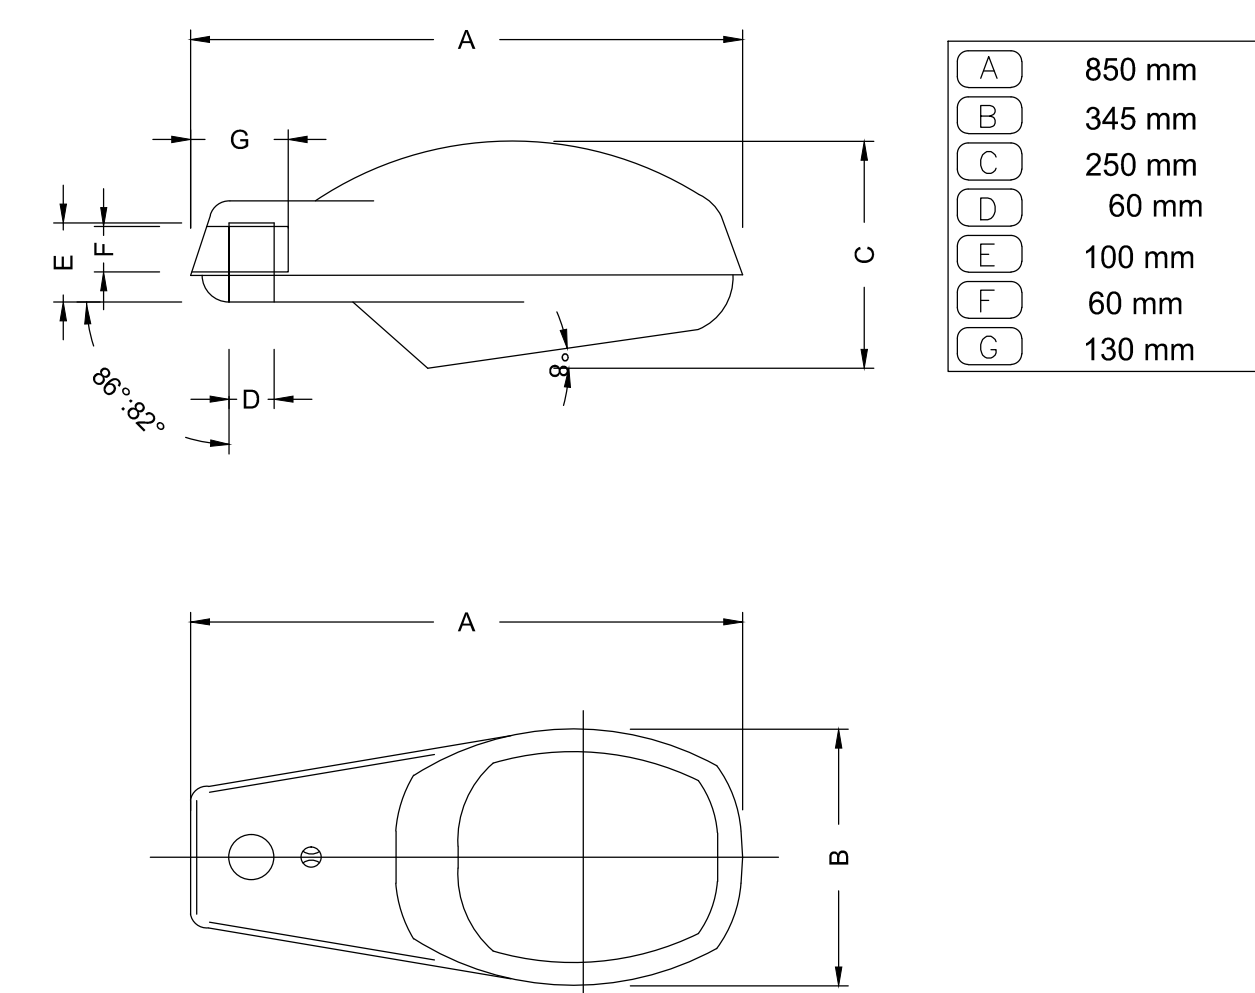

MATERIALI	
Telaio	Alluminio Pressofuso
Copertura	Apribile a cerniera in alluminio pressofuso
Attacco	Alluminio pressofuso universale TP 60mm, frusta Ø 60mm


CARATTERISTICHE GENERALI	
Classe isolamento	II
Grado di protezione vano accessori	IP44
Grado di protezione vano lampada	IP66

Palo ed Armatura Tipo

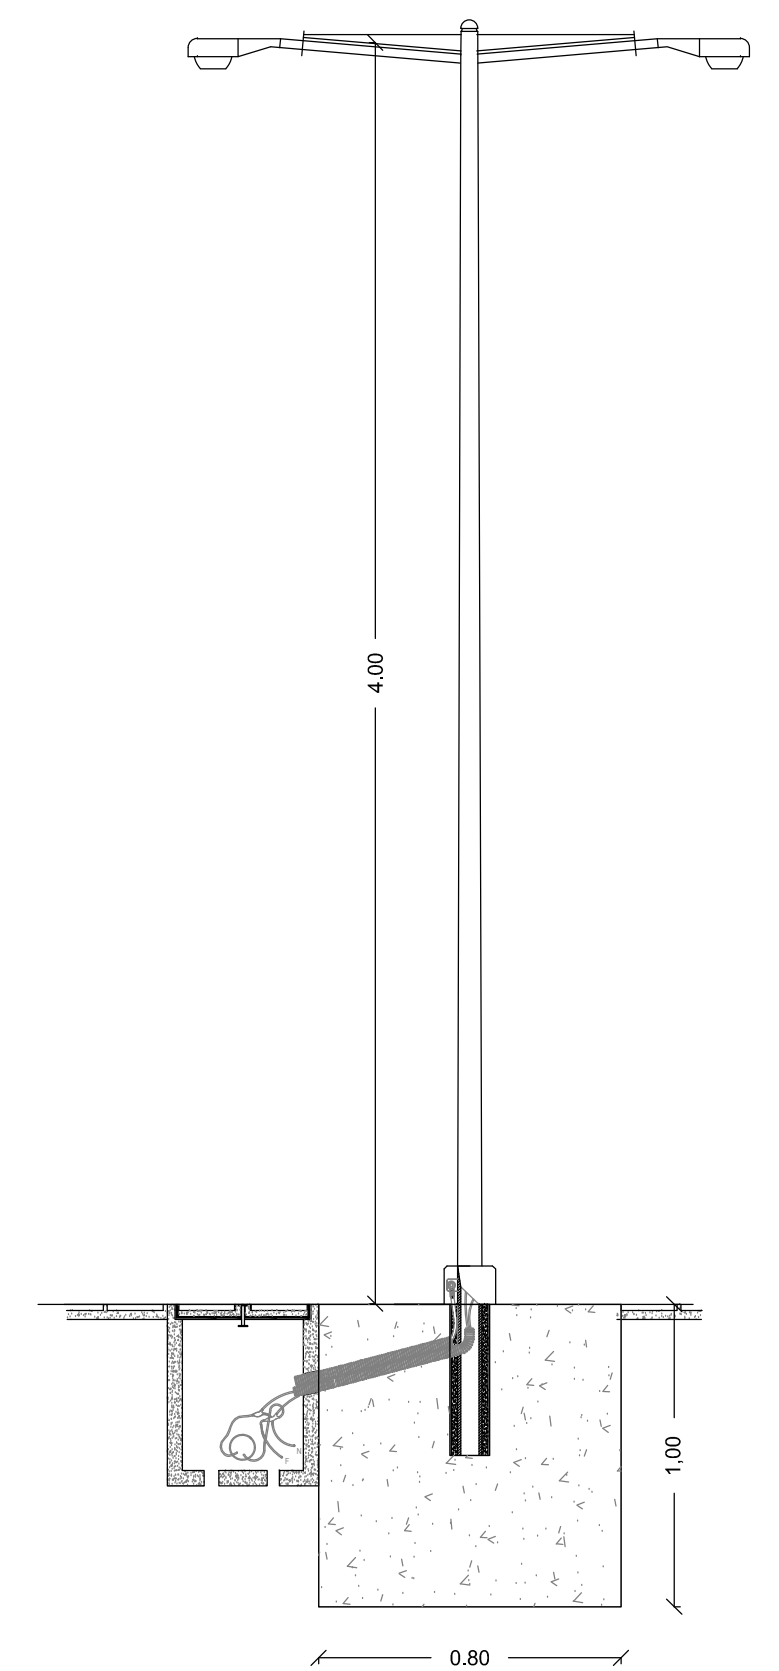



Particolare di derivazione in pozzetto

Scala 1:20

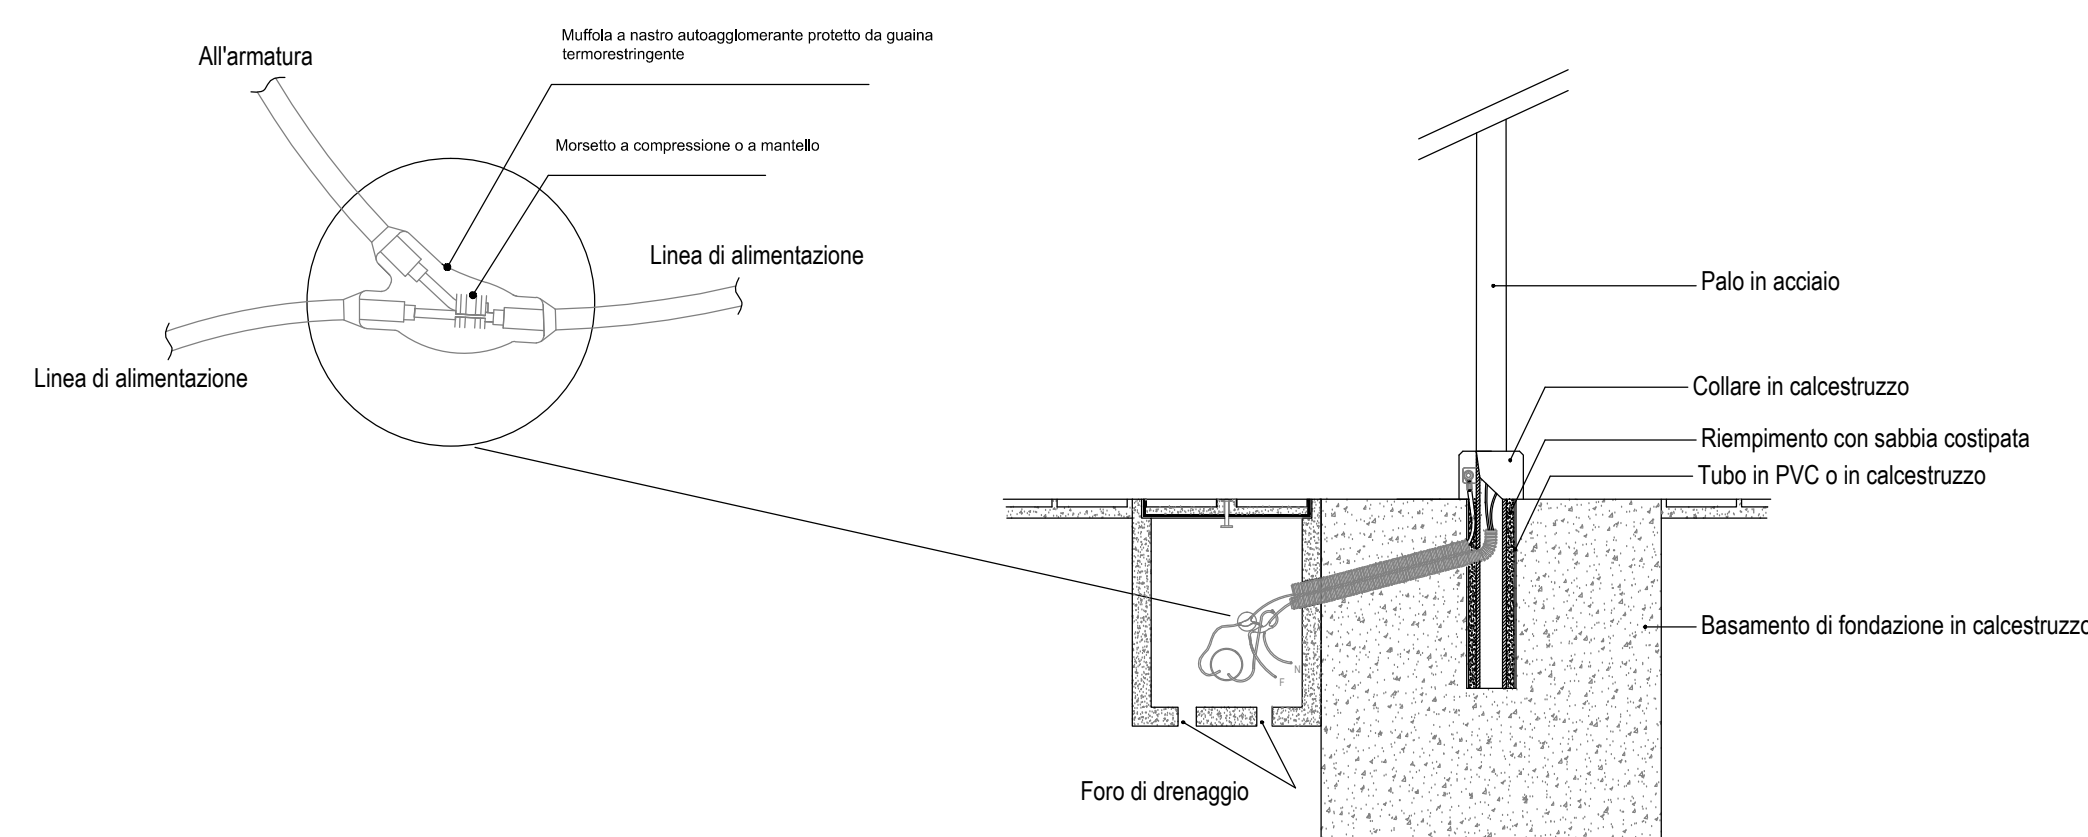


Pozzetti

Scala 1:20

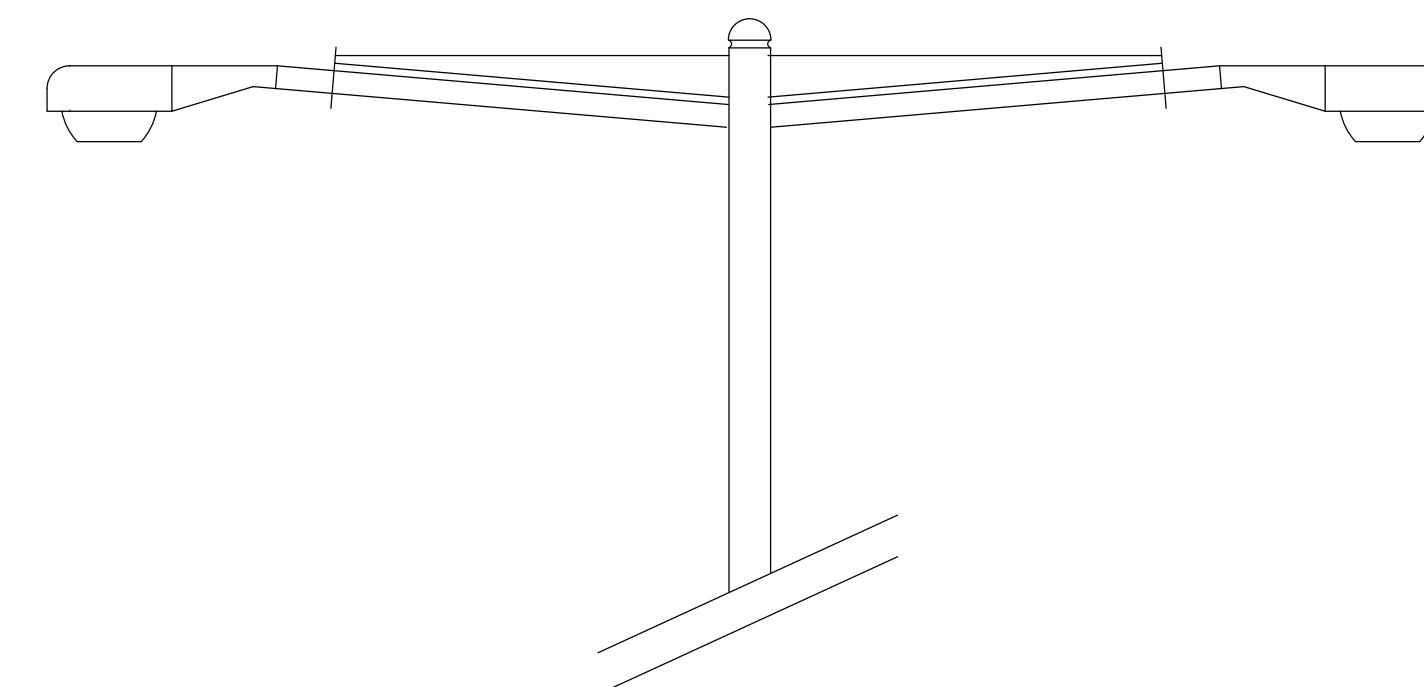
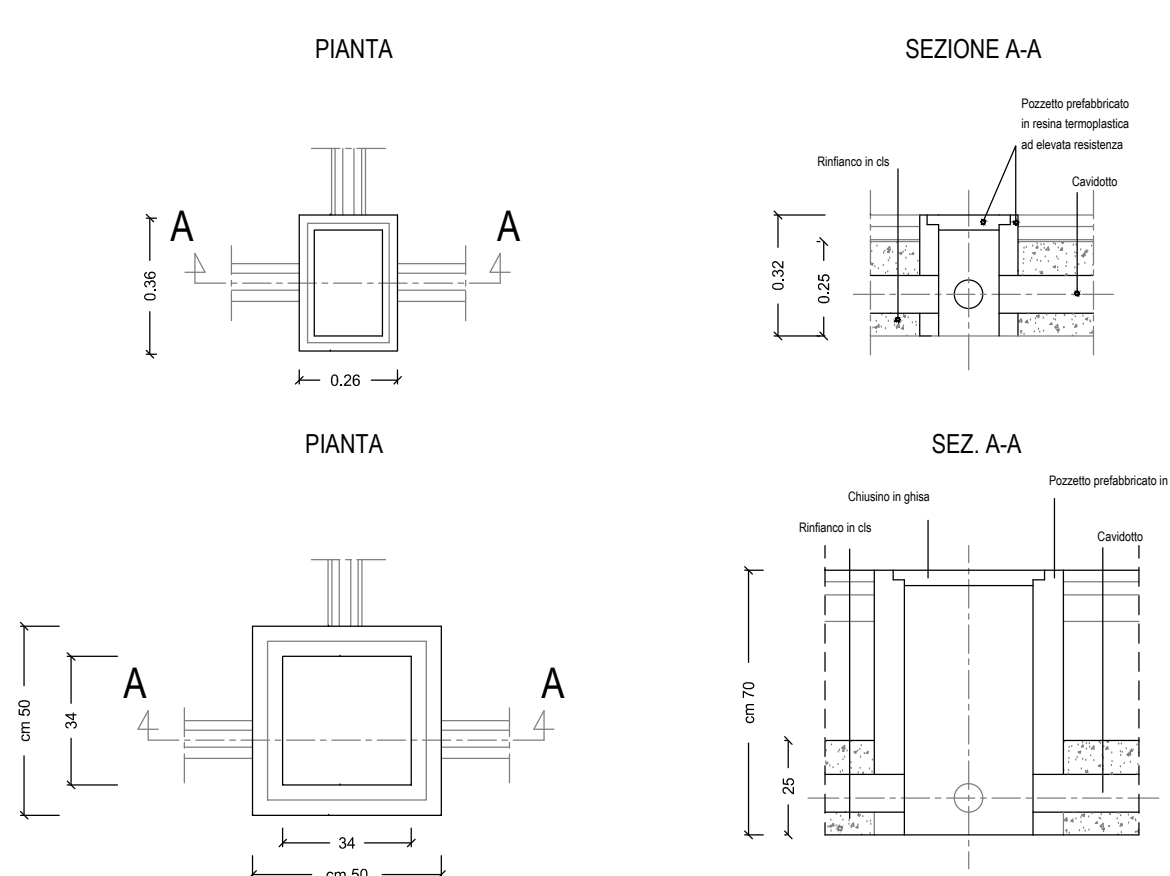


Sezioni Tipo di Scavo

Scala 1:20

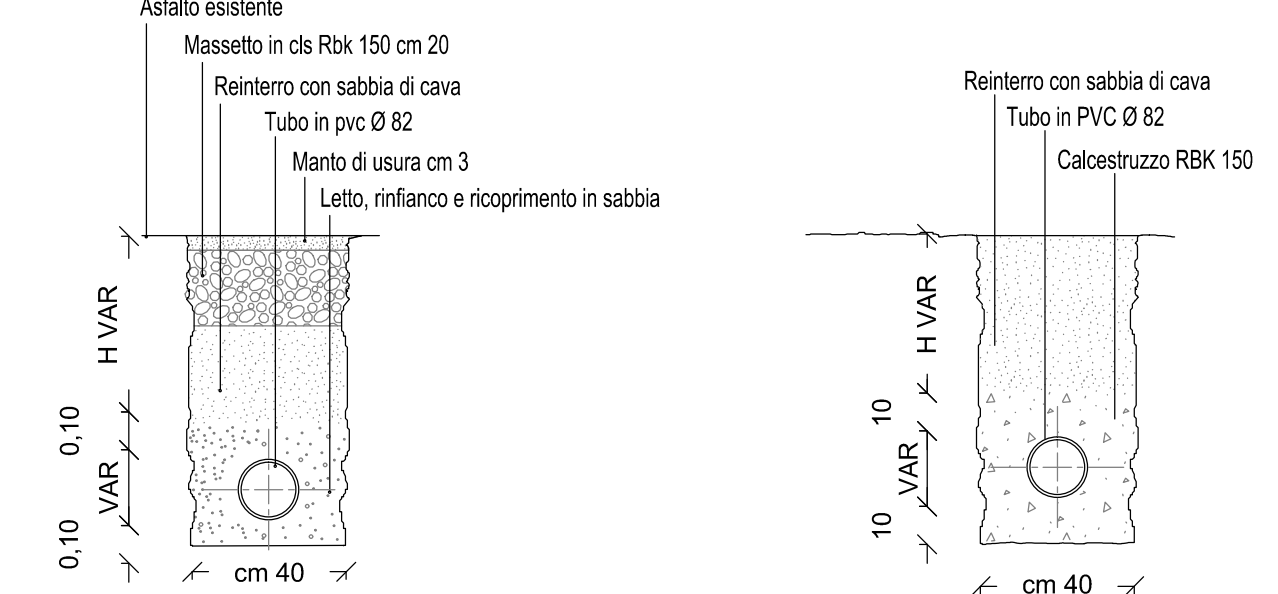

PLANIMETRIA GENERALE Scala 1:500

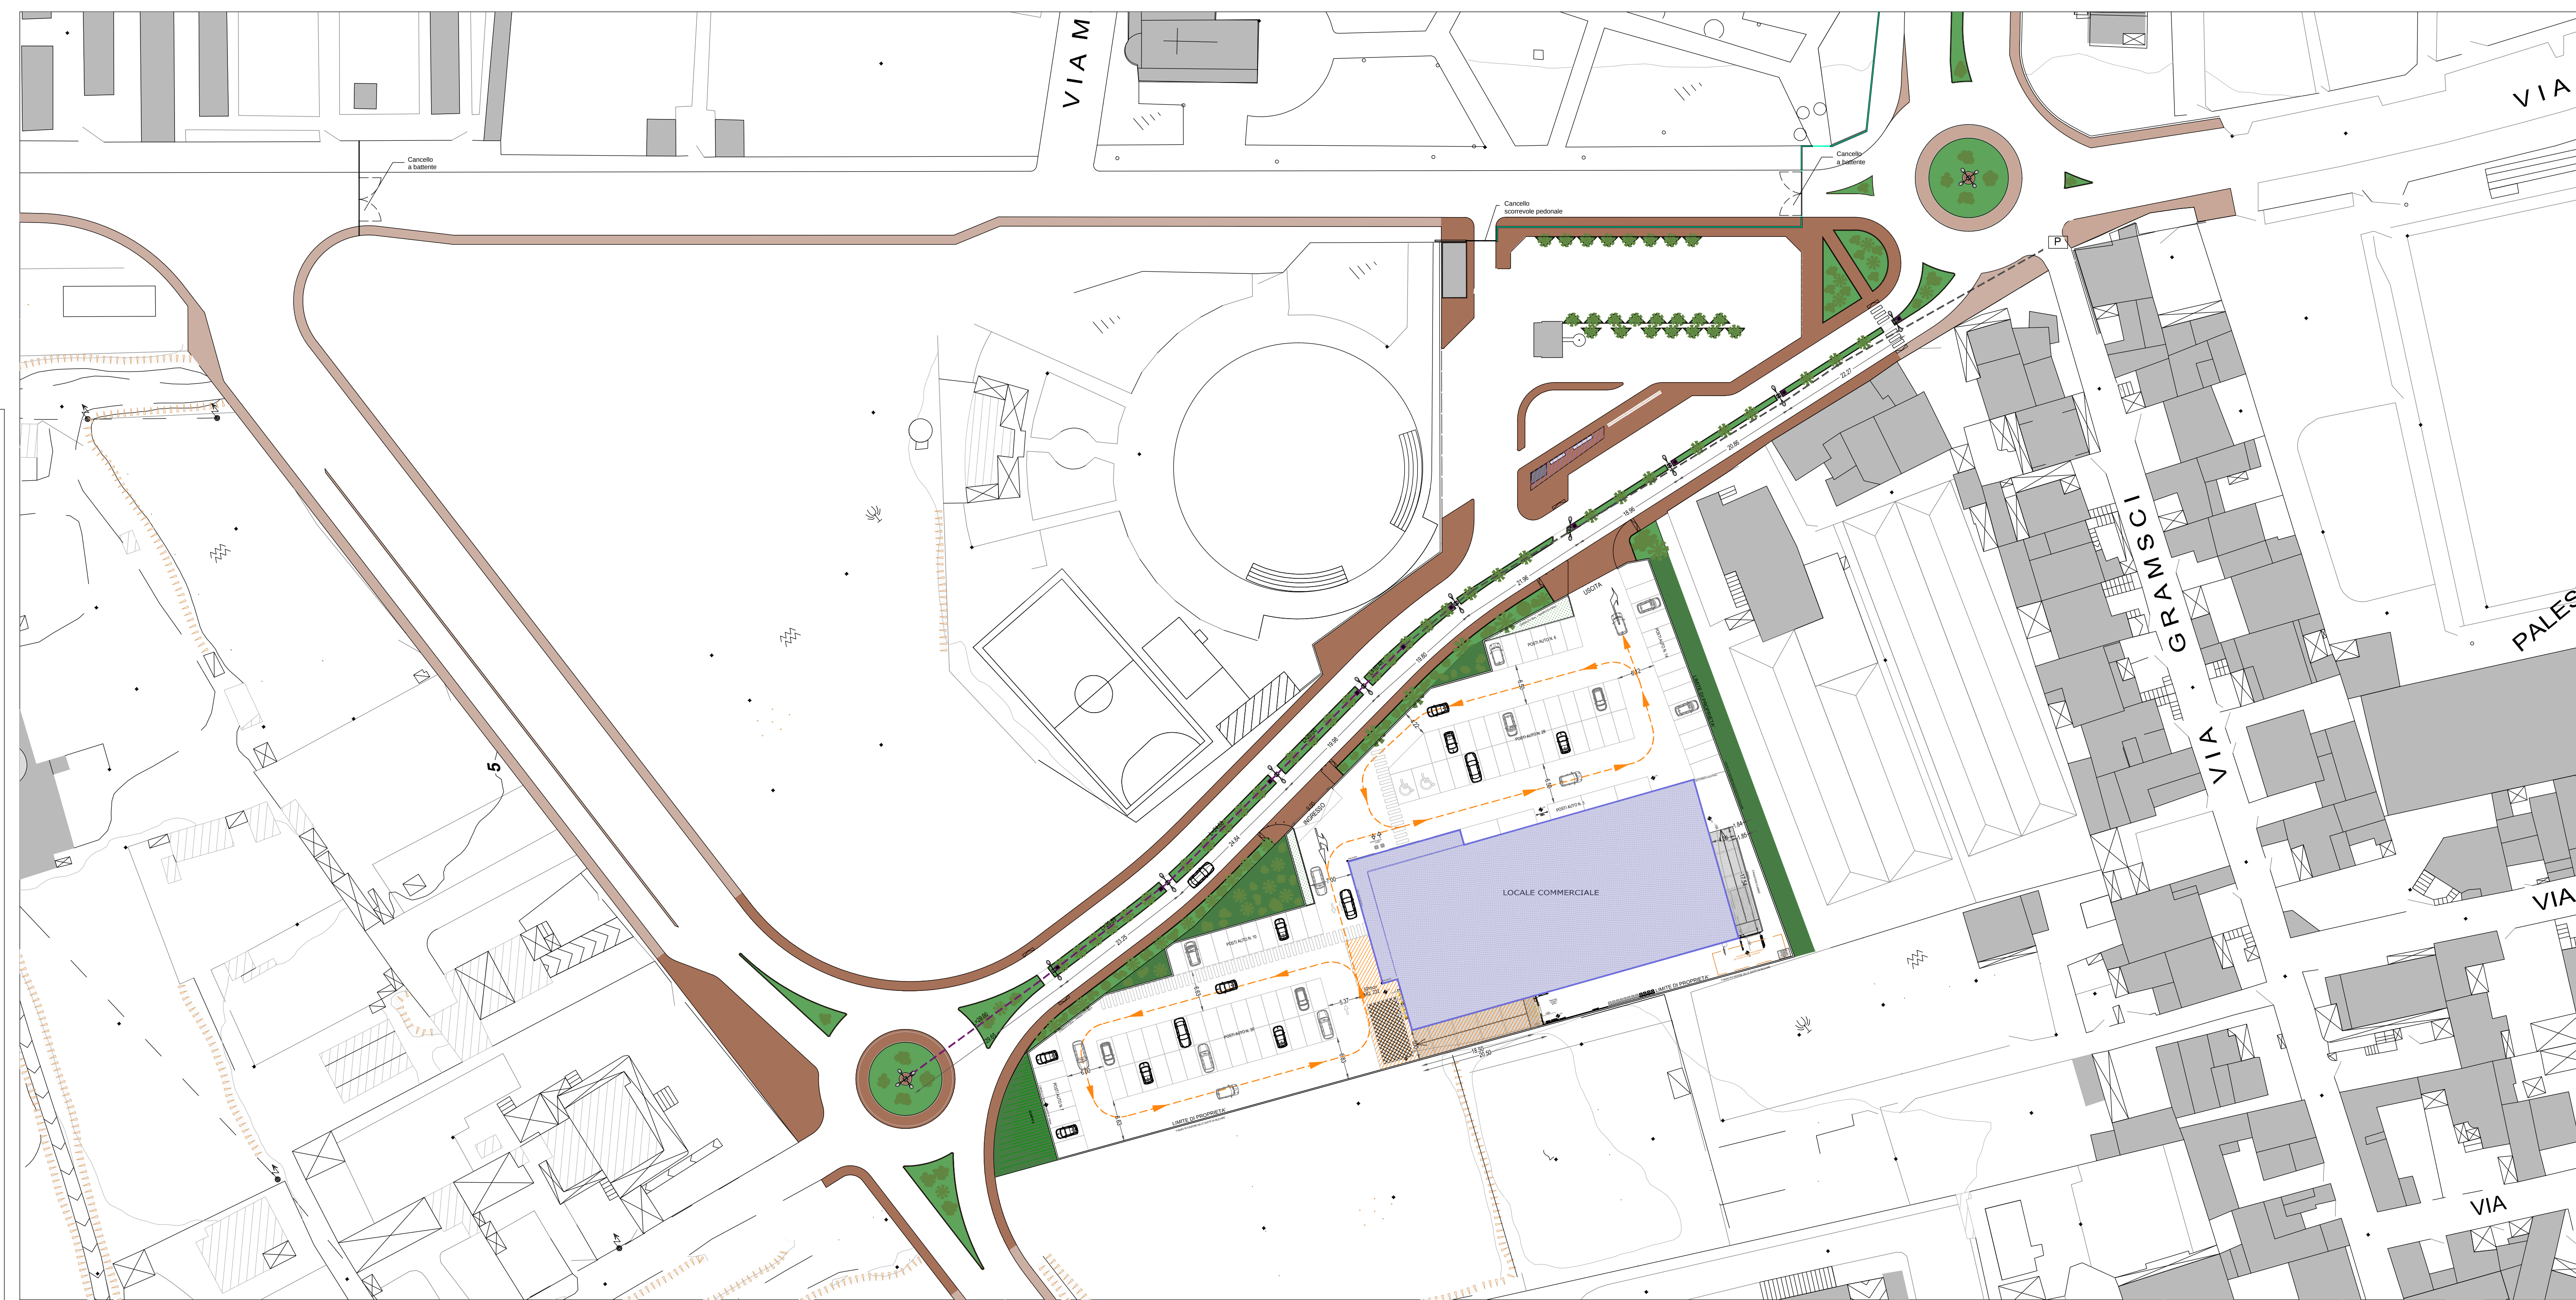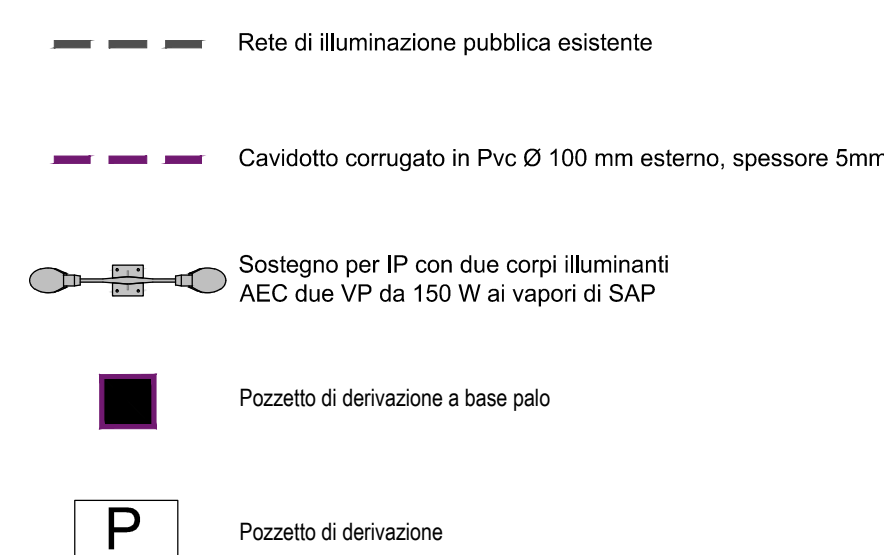

Invariata rispetto alla DCC n° 65 del 29.12.2014 (Adozione Accordo di Programma)

D'ARCHITETTURA
ING. MARIO DAL MOLIN

STUDIO

COMUNE ASSEMINI

PROVINCIA DI CASERTA

ACCORDO DI PROGRAMMA PUBBLICO-PRIVATO

Al sensi del per gli affetti da cui si richiama l'art. 20, c. 2, della L. n. 47/1989
IN VARIANTE ALLO STRUMENTO URBANISTICO PER IL
1) RIGUARDANTE L'AMBITO DELLA PIAZZA SULLA PIAZZALE OCCASANA E VIA GIOBERTI;
2) VALORIZZAZIONE DELLA DESTINATA IN CATASTO AL FOGLIO 23 MAPPALE 143 PER LA
COSTRUZIONE DI UNA NUOVA STRUTTURA DI VENDITA DA EDIFICARE IN ASSIEME IN UN LOTTO
PROSPICIENTE A VIA GIOBERTI

PROGETTO OPERE PUBBLICHE

PROPONENTE

G. B. COSTRUZIONI S.R.L.
Via Cassiano, 60
Caserta
Codice 06163063005

Ing. Antonio Scialoja
Via Leonardo da Vinci, 1
Assan
CF. 051 560371474 (2)

PROGETTISTA

ING. MARIO DAL MOLIN
VIA CANEELLES N.4 CASERTA
TEL. 071 673131
FAX 071 684642

Progettista
Colore
Impresa
Direttore L.R.
Comune
C.A.S.
Y.P.F.
Regione
Supervisione
Nota

2025

Dicembre 2014

B.3

2025

Illustrazione Publica

QUESTO ELABORATO (DIPANNO) DEVE ESSERE LETTO UNITAMENTE AD ALTRI ELABORATI DIPANNO DEI DISCIPLINARI
FORMALI DELL'INIZIATIVA E PRESENTI ELABORATI VARI DIPANNO RELAZIONE ALLEGATO ALLA REALIZZAZIONE
DELLO SCHEMA DI PROGETTO. IL DIPANNO DEVE ESSERE LETTO UNITAMENTE AD ALTRI ELABORATI DIPANNO DEI DISCIPLINARI

PROGETTO	1:4.000
Stato di rilievo	1:2.000
Stato di progetto	1:1.000
PROGETTO	1:1.000
esterni	1:1.000
interni	1:50
PROGETTO	1:1.000
calcoli	1:1.000
PROGETTO	1:1.000
Illustrazione	1:1.000
elettrico - prese	1:1.000
elettrico - impianti	1:1.000
Climatizzazione	1:1.000
fiumi	1:1.000
antidive	1:1.000
sonoro	1:1.000
telefonico - cpu	1:1.000
allarme	1:1.000
PROGETTO	1:1.000
Inquadramento	1:1.000
PROGETTO	1:1.000
Prospetti	1:1.000
Sezioni	1:1.000
Acconciature	1:1.000
Adeg. L. 13/89	1:1.000
Pianofonometrico	1:1.000
Particolari	1:1.000
PROGETTO	1:1.000
Varie	1:1.000